

DOKUMENTACJA POWYKONAWCZA

KIEROWNIK BUDOWY


Nowicka
Katarzyna Nowicka
nr upr. KUP/0018/OWOK/13

*KOLEJNY CZERWONIEM OZNA CZYLI
ZMIANY MIĘSIKOWE W STANIE
DO PRACY. TROSKLIWIEGO*

MGR INŻ. ARCH
KRZYSZTOF FALENCZYK
WUPR KPOKK IA 25/2005
SPEC ARCH BEZ OGRANICZEŃ

fulenck

*Załącznik do decyzji
G40.1615.022
115/2013
z dnia 13.06.13*

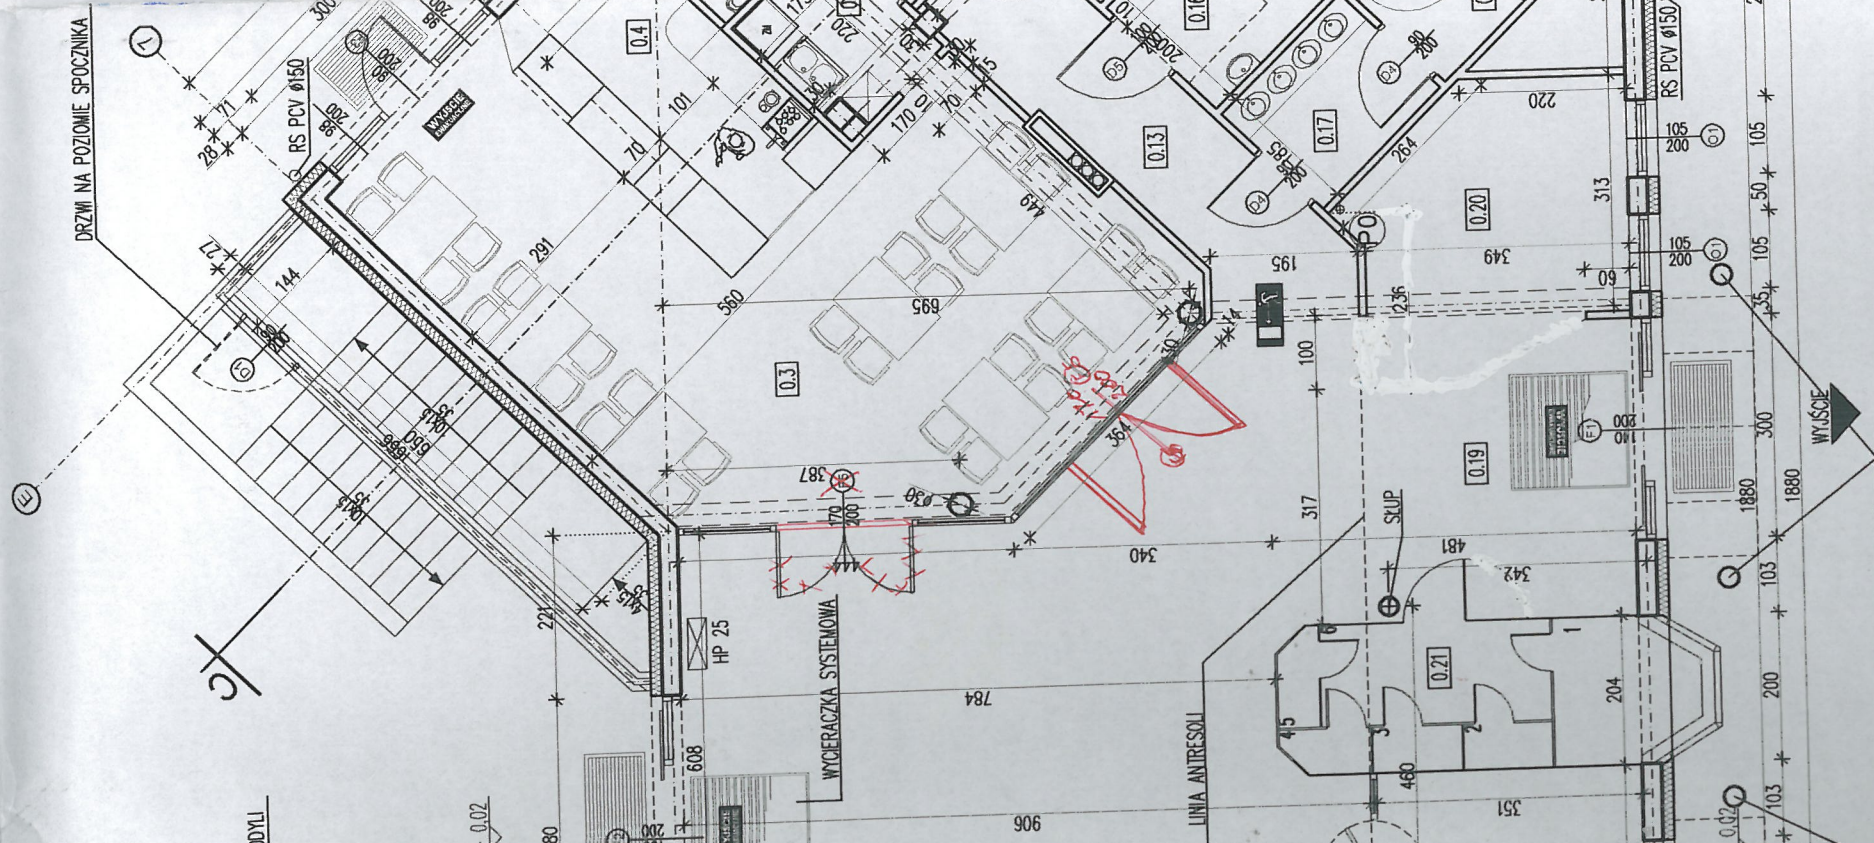

NR POM.	NAZWA POMIESZCZENIA	ROZŻAJ POSADZKI	POW. UŻYT.
0.1	PRZEDSIÓNEK	pos. żywiczna	25,9 m ²
0.2	HOL GŁÓWNY / EKSPOZYCJA	pos. żywiczna	134,8 m ²
0.3	SALA GASTRONOMICZNA	granitogres	43,7 m ²
0.4	BAR	granitogres	10,5 m ²
0.5	KUCHNIA	płytki gresowe	7,6 m ²
0.6	ZMYWALNIA	płytki gresowe	3,6 m ²
0.7	KORYTARZ	płytki gresowe	9,2 m ²
0.8	MAGAZYN	płytki gresowe	4,0 m ²
0.9	SZATNIA	płytki gresowe	4,9 m ²
0.10	UMYWALNIA	płytki gresowe	4,3 m ²
0.11	WC	płytki gresowe	1,2 m ²
0.12	PRZEDSIÓNEK	płytki gresowe	2,2 m ²
0.13	KORYTARZ	płytki gresowe	10,0 m ²
0.14	PRZEDSIÓNEK WC DLA "M"	płytki gresowe	4,2 m ²
0.15	WC "M"	płytki gresowe	10,6 m ²
0.16	WC DLA "NP"	płytki gresowe	4,5 m ²
0.17	PRZEDSIÓNEK WC DLA "K"	płytki gresowe	4,2 m ²
0.18	WC "K"	płytki gresowe	11,5 m ²
0.19	WYŚCIE	pos. żywiczna	10,5 m ²
0.20	SKLEPIK	pos. żywiczna	14,2 m ²
0.21	TERRARIUM	-	11,0 m ²
0.22	KORYTARZ	płytki gresowe	4,1 m ²
0.23	KASA NR 1	wykładzina dywanowa	3,7 m ²
0.24	POMIESZCZENIE DOZORU	wykładzina dywanowa	5,3 m ²
0.25	PRZEDSIÓNEK WC	płytki gresowe	1,6 m ²
0.26	WC	płytki gresowe	2,2 m ²
0.27	POMIESZCZENIE GOSPODARCZE	płytki gresowe	1,1 m ²
0.28	AMBULATORIUM	płytki gresowe	11,8 m ²
0.29	MAGAZYN LEKÓW	płytki gresowe	9,5 m ²
0.30	TERRARIUM	-	34,2 m ²
0.31	TERRARIUM	-	8,2 m ²
0.32	KOMUNIKACJA	pos. żywiczna	13,1 m ²
0.33	PRZEDSIÓNEK	płytki gresowe	11,0 m ²
0.34	KLATKA SCHODOWA	płytki gresowe	16,5 m ²
0.35	ZAPLECZE HODOWLANE	płytki gresowe	22,0 m ²
0.36	PRZEDSIÓNEK WC	płytki gresowe	2,4 m ²
0.37	WC	płytki gresowe	2,4 m ²
0.38	HALA EKSPOZYCYJNA	płytki gresowe	127,6 m ²
0.39	HALA EKSPOZYCYJNA	płytki gresowe	127,6 m ²
0.40	WOLERA 1	-	46,3 m ²
0.41	WOLERA 2	-	20,60 m ²
0.42	MOTYLARNIA	koszka granitowa	46,0 m ²
0.43	AKWARIUM 4	-	15,50 m ²
0.44	AKWARIUM 3	-	15,50 m ²
0.45	AKWARIUM 2	-	15,50 m ²
0.46	AKWARIUM 1	-	15,50 m ²
0.47	KOMUNIKACJA	-	30,24 m ²
POW. RAZEM			845,24 m ²

Zapewniamy zgodności z przepisami bezpieczeństwa pracy oraz wymaganiami ergonomii:
1) bez zastrzeżeń
2) z zastrzeżeniami

109/12
14.12.2012
Adam Dębski

inż. Waidemar Olszewski
Rzeczoznawca ds. spraw
bezpieczeństwa i higieny pracy
nr upr. 6-5-568-95/01-9/97/09/11
w sp. z o.o. z siedzibą w Bydgoszczy, ul. Piłsudskiego 27
zast. 55-95-568-95/01-9/97/09/11
tel. 501 502 421, 505 489 977

**RZECZOWNICWA DO SPRAW ZABUDOWY I
PRZEBUDOWY**
PRZEBUDOWY
inż. Adam Dębski Nr upr. 287194
14.12.2012
Adam Dębski

Zgodność projektu z wymaganiami
ochrony przeciwpożarowej
z uwagami.

CZERPNIA POMIETRZA spód 3,0 m od terenu
nad drzwiami

INWESTYCJA	BUDOWA PAVILONU AKWARIUM I TERRARIUM NA TERENIE OGRODU FAUNY POLSKIEJ ul. Gdańska 173-175 w Bydgoszczy	
INWESTOR	Miasto Bydgoszcz UL. ŻELAZNA 1 85-102 BYDGOSZCZ	
JEDNOSTKA AUTORSKA OPRACOWANIA	PRACOWNIA ARCHYTEKTONICZNA	ul. PESTALOZZIEGO 16 85-066 BYDGOSZCZ tel./fax (52) 324-1-00 e-mail: pracownia@pawla.com.pl
STADIUM	PROJEKT BUDOWLANY	BRANŻA ARCHITEKTURA
TYTUŁ RYSUNKU	RZUT PARTERU	
PROJEKTANT	IMIĘ I NAZWISKO mgr inż. arch. Grzegorz Jaworski specjalność - architektura w zakresie pełnym ul. nr 72/01/57/80	PODPIŚCIE SKALA 1:100
OPRACOWAŁ	mgr inż. arch. Krzysztof Fałenczyk ul. nr KPOKK IA 25/2005 specjalność - architektura w zakresie pełnym	NR ZLECENIA 19/2012
SPRAWDZIŁ	mgr inż. arch. Krzysztof Andrzejewski ul. nr WBP/72/10/250/62 specjalność - architektura w zakresie pełnym	DATA 30.08.2012
NR RYSUNKU		NR RYSUNKU

*Zgodność pod względem wymagań
higienicznych i zdrowotnych
z zastrzeżeniami*

30.08.12
14.12.12
Tadeusz Mściński

mgr Tadeusz Mściński
członkiem ds. sanitarnohigienicznych
nr upr. 56-10/93, w zakresie bez ograniczeń
85-856 Bydgoszcz, ul. Ku Wiatrakom 5/44
tel. (0-52) 324 43 77

UWAGI:
WYMIARY PODANE SĄ W CENTYMETRACH.
WYMIARY NALEŻY ZWERYFIKOWAĆ NA BUDOWIE.
W PRZYPADKU WĄTPLIWOŚCI NALEŻY SKONTAKTOWAĆ SIĘ Z PROJEKTANTEM.

DRZWI NA POZIOME SPOCZNIKA
WYCIERACZKA SYSTEMOWA
LINIA ANTYRSOŁI
SKUP
HP 25
RS PCV Ø150
RS PCV Ø150
WYŚCIE